

Imię i nazwisko M. K.	07.2009	Projektant	Instalacja WYKONAWCZA
Imię i nazwisko M. K.	07.2009	Projektant	WYKONAWCZA
Imię i nazwisko M. K.	07.2009	Projektant	WYKONAWCZA
Imię i nazwisko M. K.	07.2009	Projektant	WYKONAWCZA
Imię i nazwisko M. K.	07.2009	Projektant	WYKONAWCZA

OPRACOWANIE PRZEZ PRACOWNIKÓW
SAMBORNE WYKONAWCZE
TN-S
W UKŁADZIE
INSTALACJA WYKONAWCZA


RZUT PARTERU
SKALA 1:75

Pracownia Inżynierska
Zakład
do opracowywania
projektów
i dokumentacji
technicznej
ul. Sławkowska
2, 50-100 Wrocław
tel. 71 37 37 37
www.pim.pl

Przebiega przez dachowe strzepy przegrody
użytkownikom należy ustrzec się przed
niebezpieczeństwem spadku przedmiotów
i wystrzałami z urządzeń jak przegrody
dachowe i osłony wentylacyjne.
Zastosowania osłony, osłonięcia awaryjne

Centralna rekuperacja, no
EKUZEFR, RK-700-UP
o mocy elektr. De= 2,7 kW

Centralna rekuperacja, no
EKUZEFR, RK-700-UP
o mocy elektr. De= 2,7 kW

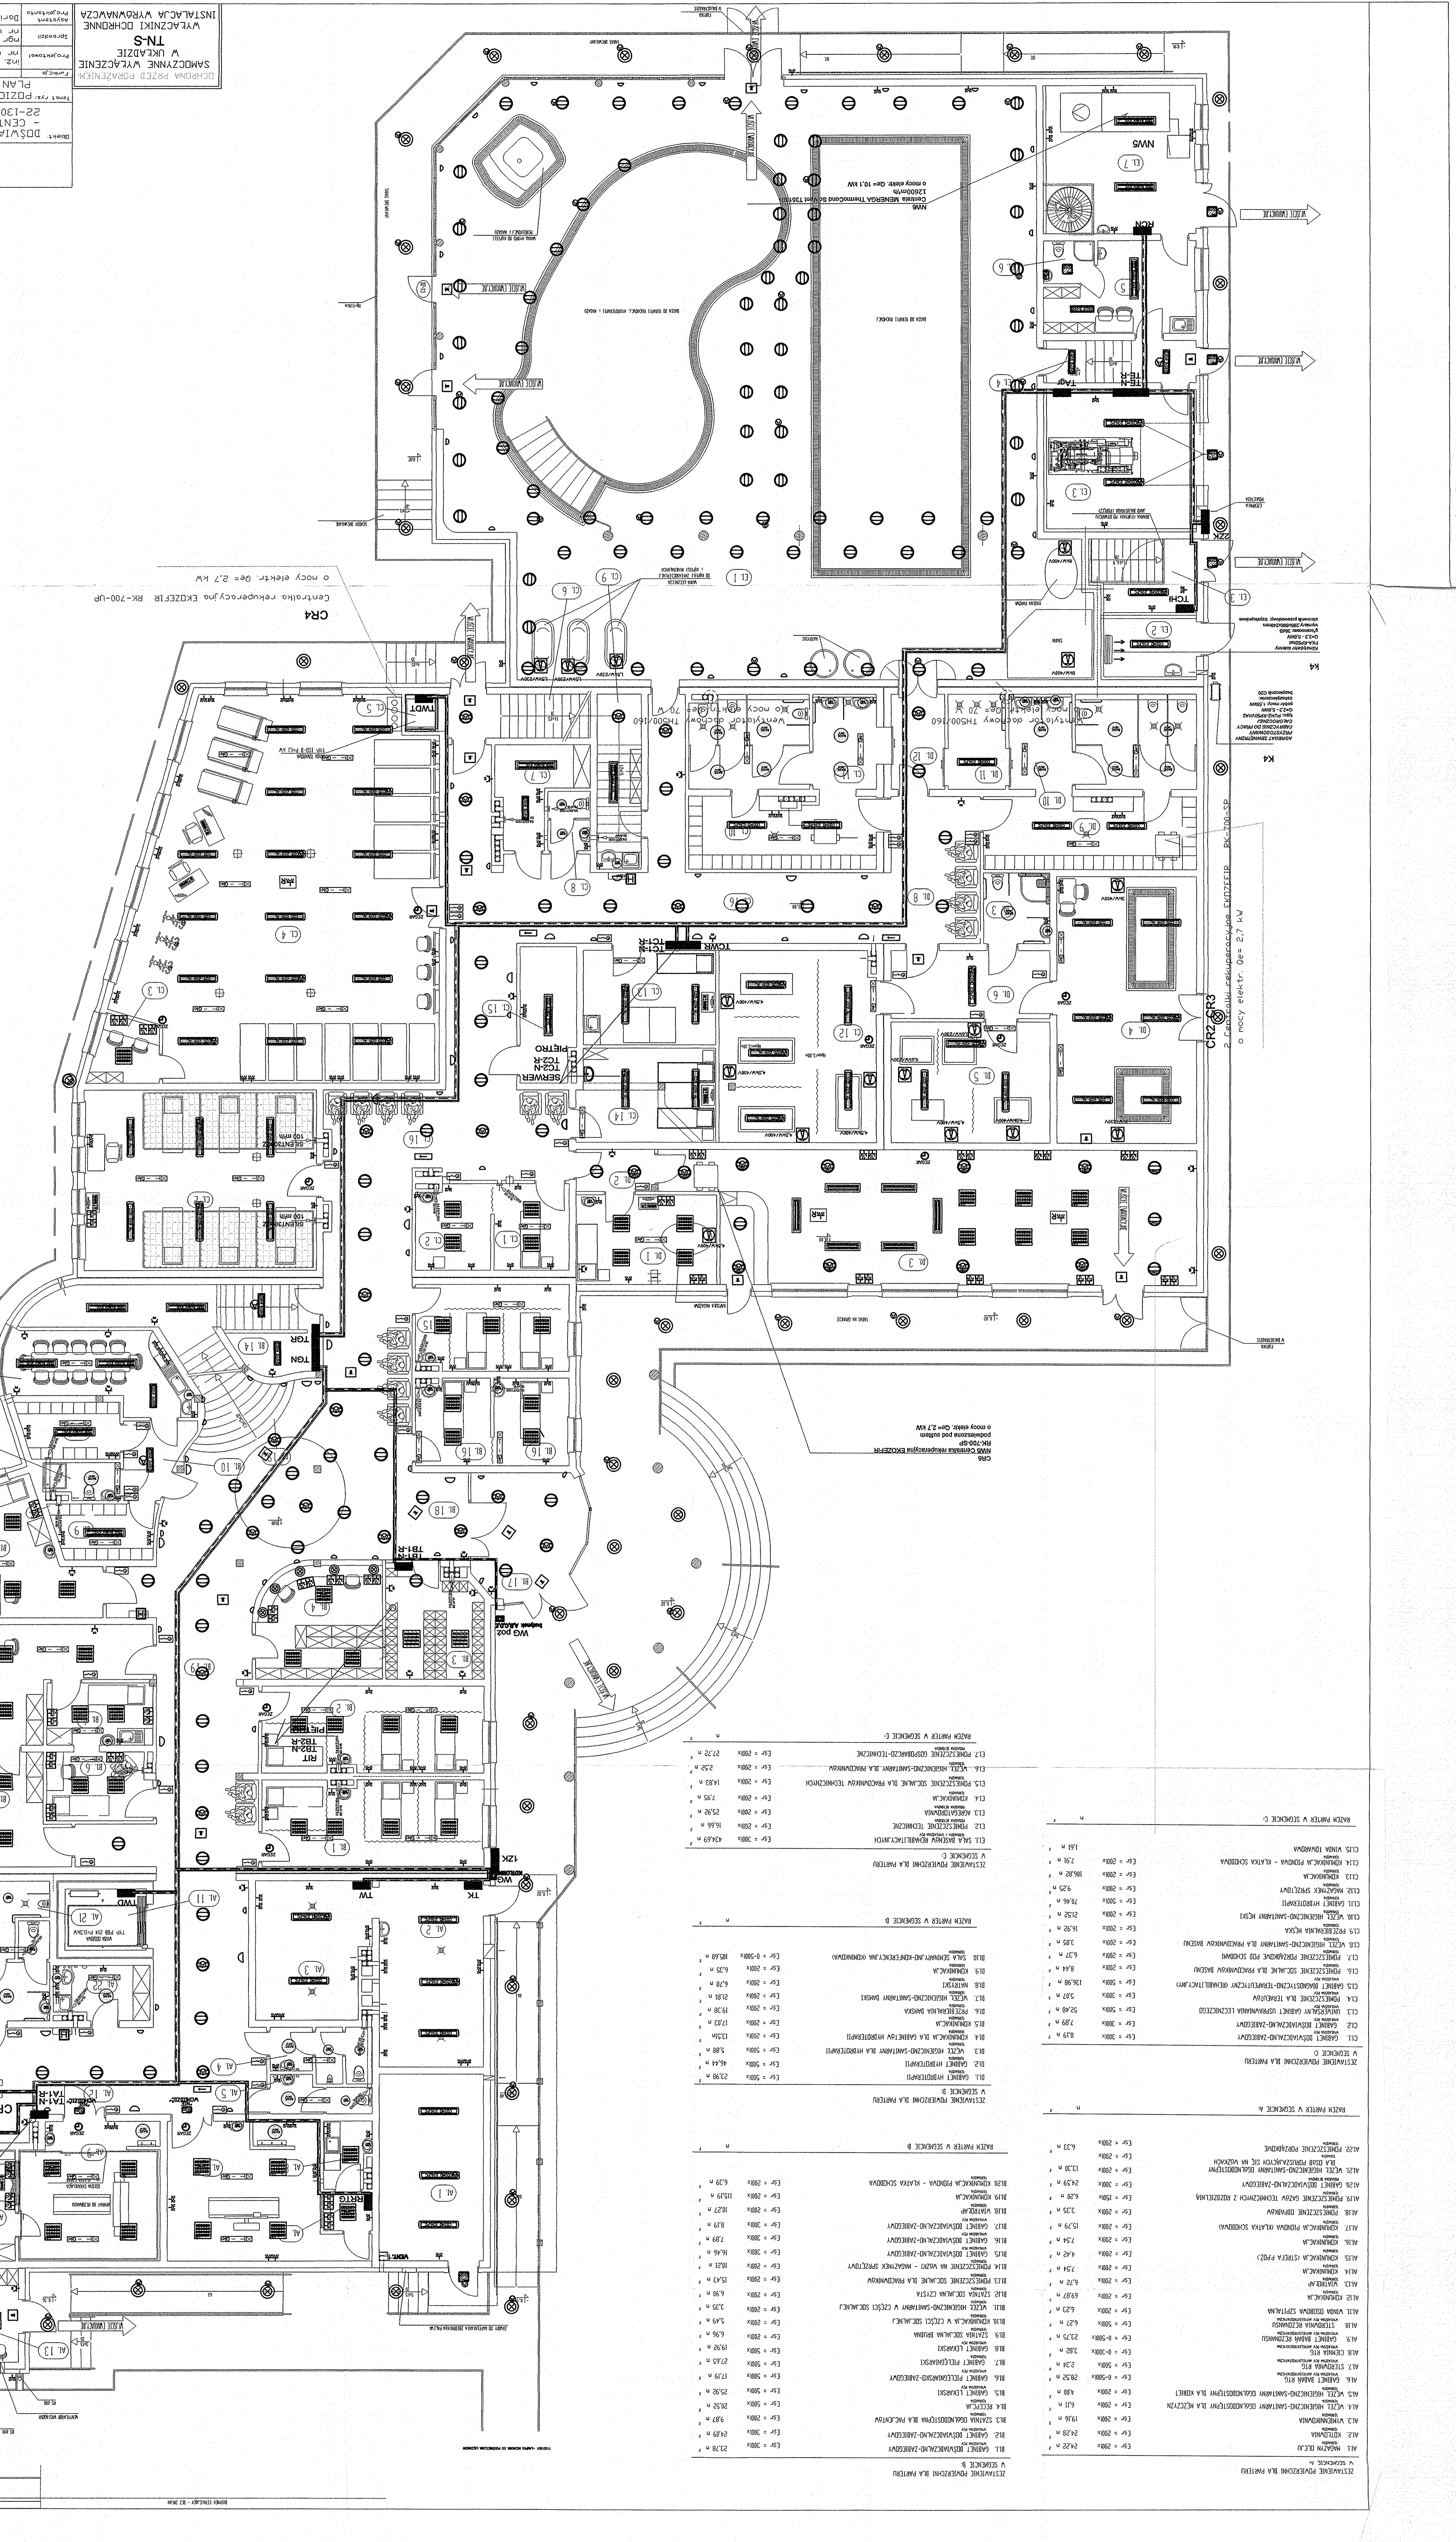

CR4
Centralna rekuperacja, no
EKUZEFR, RK-700-UP
o mocy elektr. De= 2,7 kW

CR2, CR3
Centralna rekuperacja, no
EKUZEFR, RK-700-UP
o mocy elektr. De= 2,7 kW

CR1
Centralna rekuperacja, no
EKUZEFR, RK-700-UP
o mocy elektr. De= 2,7 kW

CR1
Centralna rekuperacja, no
EKUZEFR, RK-700-UP
o mocy elektr. De= 2,7 kW

RZUT PARTERU W SKŁONIE C	
251. STANOWISKO PRACOWNIKA	Es = 200k, 23,78 m
252. KUCHNIA	Es = 200k, 9,87 m
253. KUCHNIA	Es = 200k, 9,87 m
254. KUCHNIA	Es = 200k, 9,87 m
255. KUCHNIA	Es = 200k, 9,87 m
256. KUCHNIA	Es = 200k, 9,87 m
257. KUCHNIA	Es = 200k, 9,87 m
258. KUCHNIA	Es = 200k, 9,87 m
259. KUCHNIA	Es = 200k, 9,87 m
260. KUCHNIA	Es = 200k, 9,87 m
261. KUCHNIA	Es = 200k, 9,87 m
262. KUCHNIA	Es = 200k, 9,87 m
263. KUCHNIA	Es = 200k, 9,87 m
264. KUCHNIA	Es = 200k, 9,87 m
265. KUCHNIA	Es = 200k, 9,87 m
266. KUCHNIA	Es = 200k, 9,87 m
267. KUCHNIA	Es = 200k, 9,87 m
268. KUCHNIA	Es = 200k, 9,87 m
269. KUCHNIA	Es = 200k, 9,87 m
270. KUCHNIA	Es = 200k, 9,87 m
271. KUCHNIA	Es = 200k, 9,87 m
272. KUCHNIA	Es = 200k, 9,87 m
273. KUCHNIA	Es = 200k, 9,87 m
274. KUCHNIA	Es = 200k, 9,87 m
275. KUCHNIA	Es = 200k, 9,87 m
276. KUCHNIA	Es = 200k, 9,87 m
277. KUCHNIA	Es = 200k, 9,87 m
278. KUCHNIA	Es = 200k, 9,87 m
279. KUCHNIA	Es = 200k, 9,87 m
280. KUCHNIA	Es = 200k, 9,87 m
281. KUCHNIA	Es = 200k, 9,87 m
282. KUCHNIA	Es = 200k, 9,87 m
283. KUCHNIA	Es = 200k, 9,87 m
284. KUCHNIA	Es = 200k, 9,87 m
285. KUCHNIA	Es = 200k, 9,87 m
286. KUCHNIA	Es = 200k, 9,87 m
287. KUCHNIA	Es = 200k, 9,87 m
288. KUCHNIA	Es = 200k, 9,87 m
289. KUCHNIA	Es = 200k, 9,87 m
290. KUCHNIA	Es = 200k, 9,87 m
291. KUCHNIA	Es = 200k, 9,87 m
292. KUCHNIA	Es = 200k, 9,87 m
293. KUCHNIA	Es = 200k, 9,87 m
294. KUCHNIA	Es = 200k, 9,87 m
295. KUCHNIA	Es = 200k, 9,87 m
296. KUCHNIA	Es = 200k, 9,87 m
297. KUCHNIA	Es = 200k, 9,87 m
298. KUCHNIA	Es = 200k, 9,87 m
299. KUCHNIA	Es = 200k, 9,87 m
300. KUCHNIA	Es = 200k, 9,87 m

RZUT PARTERU W SKŁONIE B	
211. GABINET PRACOWNIKA	Es = 200k, 21,98 m
212. GABINET PRACOWNIKA	Es = 200k, 21,98 m
213. GABINET PRACOWNIKA	Es = 200k, 21,98 m
214. GABINET PRACOWNIKA	Es = 200k, 21,98 m
215. GABINET PRACOWNIKA	Es = 200k, 21,98 m
216. GABINET PRACOWNIKA	Es = 200k, 21,98 m
217. GABINET PRACOWNIKA	Es = 200k, 21,98 m
218. GABINET PRACOWNIKA	Es = 200k, 21,98 m
219. GABINET PRACOWNIKA	Es = 200k, 21,98 m
220. GABINET PRACOWNIKA	Es = 200k, 21,98 m
221. GABINET PRACOWNIKA	Es = 200k, 21,98 m
222. GABINET PRACOWNIKA	Es = 200k, 21,98 m
223. GABINET PRACOWNIKA	Es = 200k, 21,98 m
224. GABINET PRACOWNIKA	Es = 200k, 21,98 m
225. GABINET PRACOWNIKA	Es = 200k, 21,98 m
226. GABINET PRACOWNIKA	Es = 200k, 21,98 m
227. GABINET PRACOWNIKA	Es = 200k, 21,98 m
228. GABINET PRACOWNIKA	Es = 200k, 21,98 m
229. GABINET PRACOWNIKA	Es = 200k, 21,98 m
230. GABINET PRACOWNIKA	Es = 200k, 21,98 m
231. GABINET PRACOWNIKA	Es = 200k, 21,98 m
232. GABINET PRACOWNIKA	Es = 200k, 21,98 m
233. GABINET PRACOWNIKA	Es = 200k, 21,98 m
234. GABINET PRACOWNIKA	Es = 200k, 21,98 m
235. GABINET PRACOWNIKA	Es = 200k, 21,98 m
236. GABINET PRACOWNIKA	Es = 200k, 21,98 m
237. GABINET PRACOWNIKA	Es = 200k, 21,98 m
238. GABINET PRACOWNIKA	Es = 200k, 21,98 m
239. GABINET PRACOWNIKA	Es = 200k, 21,98 m
240. GABINET PRACOWNIKA	Es = 200k, 21,98 m
241. GABINET PRACOWNIKA	Es = 200k, 21,98 m
242. GABINET PRACOWNIKA	Es = 200k, 21,98 m
243. GABINET PRACOWNIKA	Es = 200k, 21,98 m
244. GABINET PRACOWNIKA	Es = 200k, 21,98 m
245. GABINET PRACOWNIKA	Es = 200k, 21,98 m
246. GABINET PRACOWNIKA	Es = 200k, 21,98 m
247. GABINET PRACOWNIKA	Es = 200k, 21,98 m
248. GABINET PRACOWNIKA	Es = 200k, 21,98 m
249. GABINET PRACOWNIKA	Es = 200k, 21,98 m
250. GABINET PRACOWNIKA	Es = 200k, 21,98 m

RZUT PARTERU W SKŁONIE A	
211. GABINET PRACOWNIKA	Es = 200k, 21,98 m
212. GABINET PRACOWNIKA	Es = 200k, 21,98 m
213. GABINET PRACOWNIKA	Es = 200k, 21,98 m
214. GABINET PRACOWNIKA	Es = 200k, 21,98 m
215. GABINET PRACOWNIKA	Es = 200k, 21,98 m
216. GABINET PRACOWNIKA	Es = 200k, 21,98 m
217. GABINET PRACOWNIKA	Es = 200k, 21,98 m
218. GABINET PRACOWNIKA	Es = 200k, 21,98 m
219. GABINET PRACOWNIKA	Es = 200k, 21,98 m
220. GABINET PRACOWNIKA	Es = 200k, 21,98 m
221. GABINET PRACOWNIKA	Es = 200k, 21,98 m
222. GABINET PRACOWNIKA	Es = 200k, 21,98 m
223. GABINET PRACOWNIKA	Es = 200k, 21,98 m
224. GABINET PRACOWNIKA	Es = 200k, 21,98 m
225. GABINET PRACOWNIKA	Es = 200k, 21,98 m
226. GABINET PRACOWNIKA	Es = 200k, 21,98 m
227. GABINET PRACOWNIKA	Es = 200k, 21,98 m
228. GABINET PRACOWNIKA	Es = 200k, 21,98 m
229. GABINET PRACOWNIKA	Es = 200k, 21,98 m
230. GABINET PRACOWNIKA	Es = 200k, 21,98 m
231. GABINET PRACOWNIKA	Es = 200k, 21,98 m
232. GABINET PRACOWNIKA	Es = 200k, 21,98 m
233. GABINET PRACOWNIKA	Es = 200k, 21,98 m
234. GABINET PRACOWNIKA	Es = 200k, 21,98 m
235. GABINET PRACOWNIKA	Es = 200k, 21,98 m
236. GABINET PRACOWNIKA	Es = 200k, 21,98 m
237. GABINET PRACOWNIKA	Es = 200k, 21,98 m
238. GABINET PRACOWNIKA	Es = 200k, 21,98 m
239. GABINET PRACOWNIKA	Es = 200k, 21,98 m
240. GABINET PRACOWNIKA	Es = 200k, 21,98 m
241. GABINET PRACOWNIKA	Es = 200k, 21,98 m
242. GABINET PRACOWNIKA	Es = 200k, 21,98 m
243. GABINET PRACOWNIKA	Es = 200k, 21,98 m
244. GABINET PRACOWNIKA	Es = 200k, 21,98 m
245. GABINET PRACOWNIKA	Es = 200k, 21,98 m
246. GABINET PRACOWNIKA	Es = 200k, 21,98 m
247. GABINET PRACOWNIKA	Es = 200k, 21,98 m
248. GABINET PRACOWNIKA	Es = 200k, 21,98 m
249. GABINET PRACOWNIKA	Es = 200k, 21,98 m
250. GABINET PRACOWNIKA	Es = 200k, 21,98 m

CR4
Centralna rekuperacja, no
EKUZEFR, RK-700-UP
o mocy elektr. De= 2,7 kW

CR2, CR3
Centralna rekuperacja, no
EKUZEFR, RK-700-UP
o mocy elektr. De= 2,7 kW

CR1
Centralna rekuperacja, no
EKUZEFR, RK-700-UP
o mocy elektr. De= 2,7 kW

CR1
Centralna rekuperacja, no
EKUZEFR, RK-700-UP
o mocy elektr. De= 2,7 kW