


DOŚWIADCZALNY OŚRODEK MEDICA POLAND
- CENTRUM REHABILITACJI
RZUT INSTALACJI WOD-KAN - POZIOM PARTERU
skala 1:100

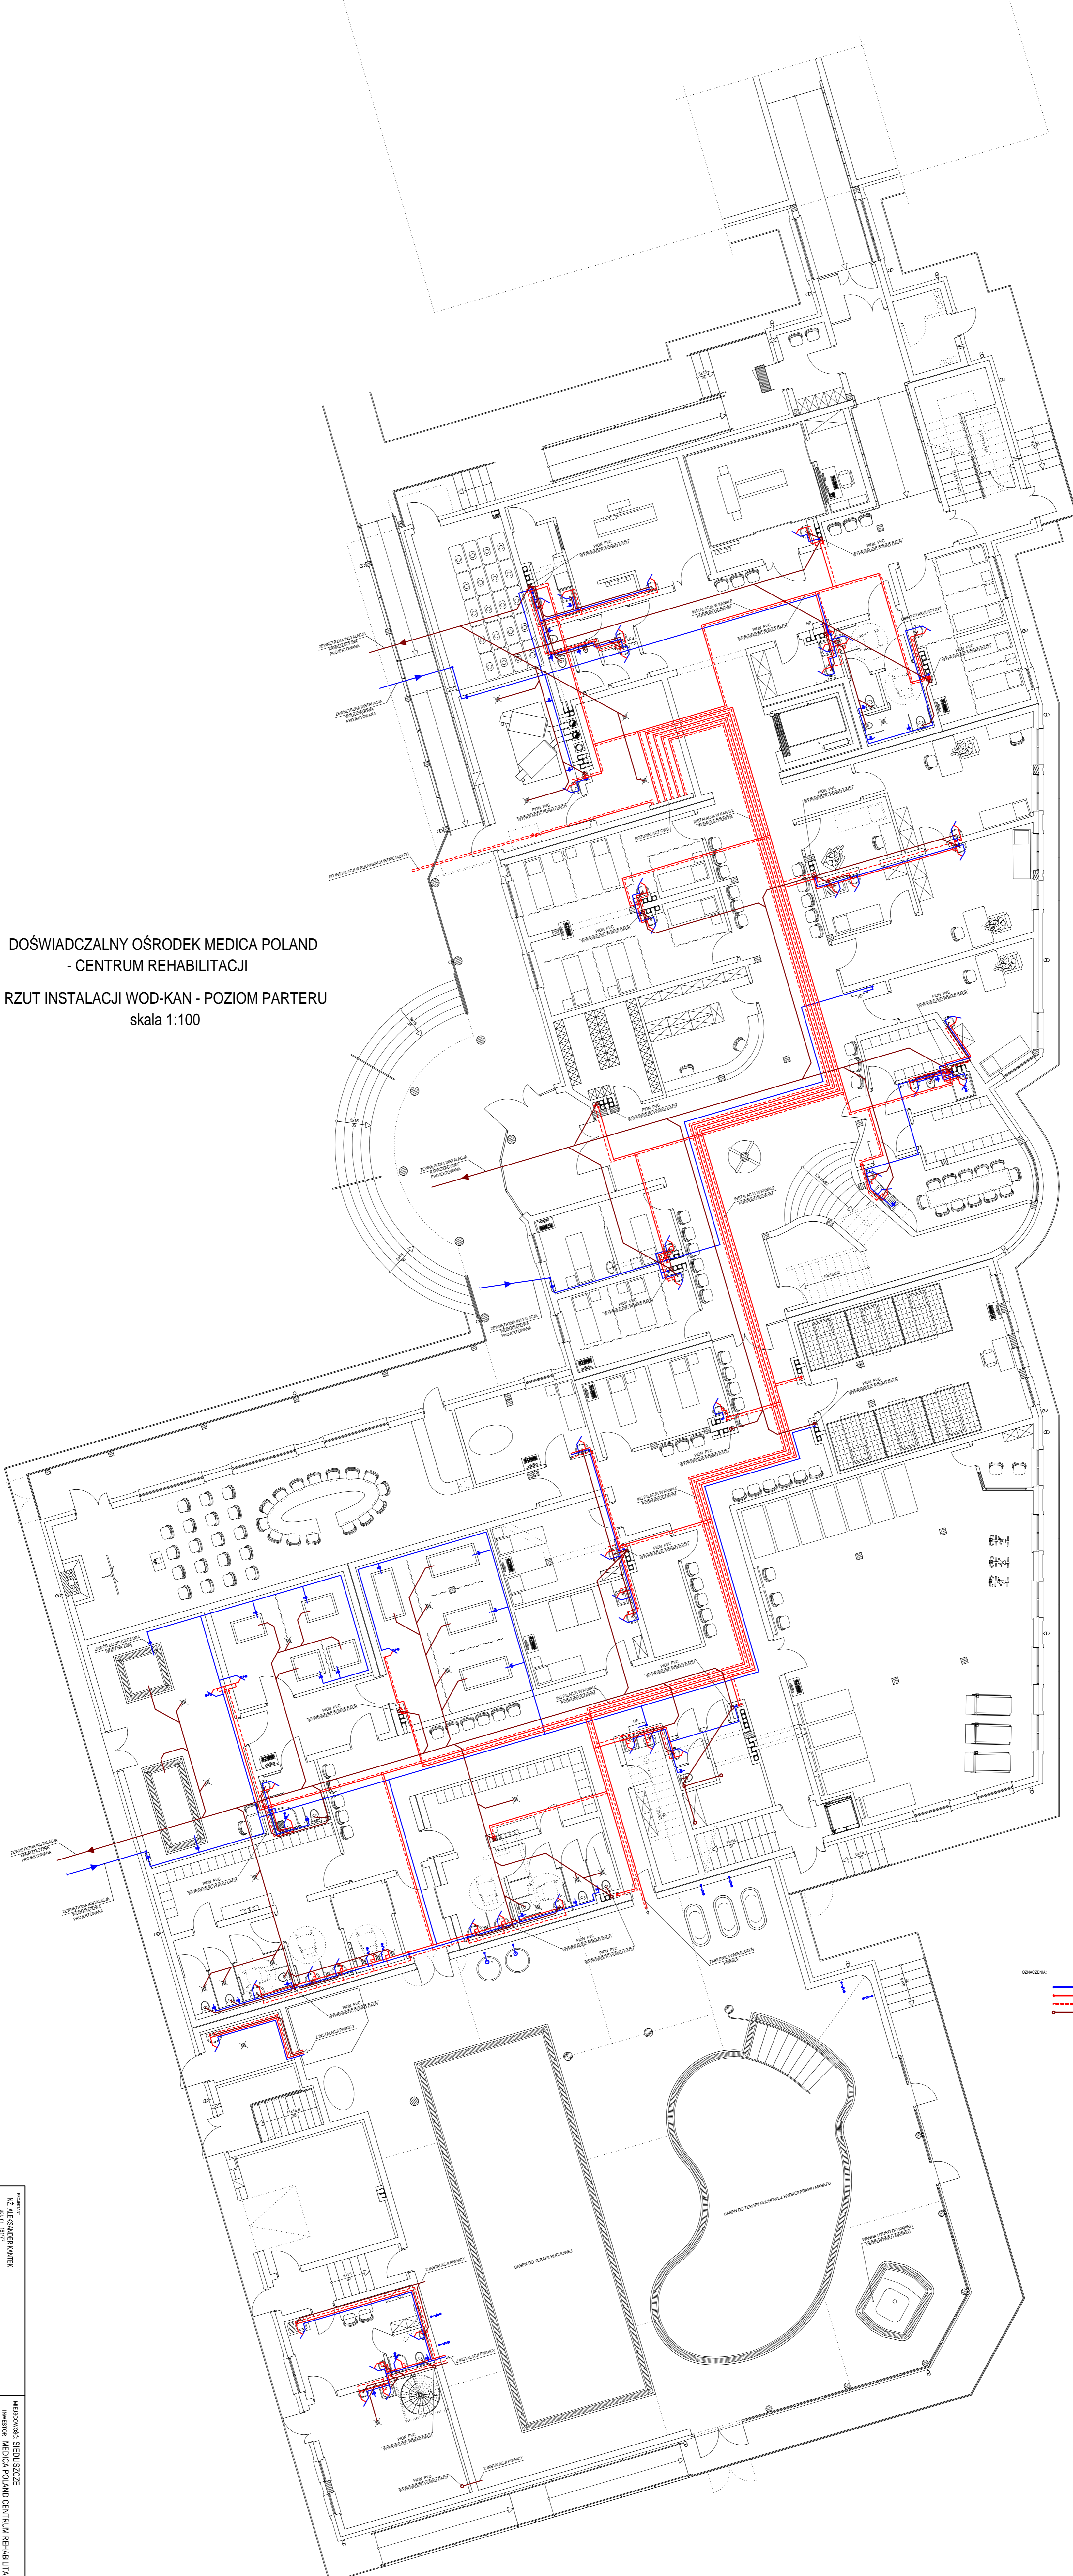

- LEGENDA
- POZIOM INSTALACJA WODNA
 - POZIOM INSTALACJA KANALIZACyjNA
 - POZIOM INSTALACJA KANALIZACyjNA

Nazwa obiektu: NZ ALEXANDERKANTER ul. Włocławska 10 01-001 Warszawa		Nazwa inwestora: NZ ALEXANDERKANTER ul. Włocławska 10 01-001 Warszawa	
Nazwa wykonawcy: mgr inż. JAWA KAWKUS ul. Włocławska 10 01-001 Warszawa		Nazwa wykonawcy: mgr inż. JAWA KAWKUS ul. Włocławska 10 01-001 Warszawa	
Data: 2024		Data: 2024	
Nazwa projektu: DOŚWIADCZALNY OŚRODEK MEDICA POLAND - CENTRUM REHABILITACJI RZUT INSTALACJI WOD-KAN - POZIOM PARTERU		Nazwa projektu: DOŚWIADCZALNY OŚRODEK MEDICA POLAND - CENTRUM REHABILITACJI RZUT INSTALACJI WOD-KAN - POZIOM PARTERU	
Skala: 1:100		Skala: 1:100	
Numer projektu: S-308		Numer projektu: S-308	